


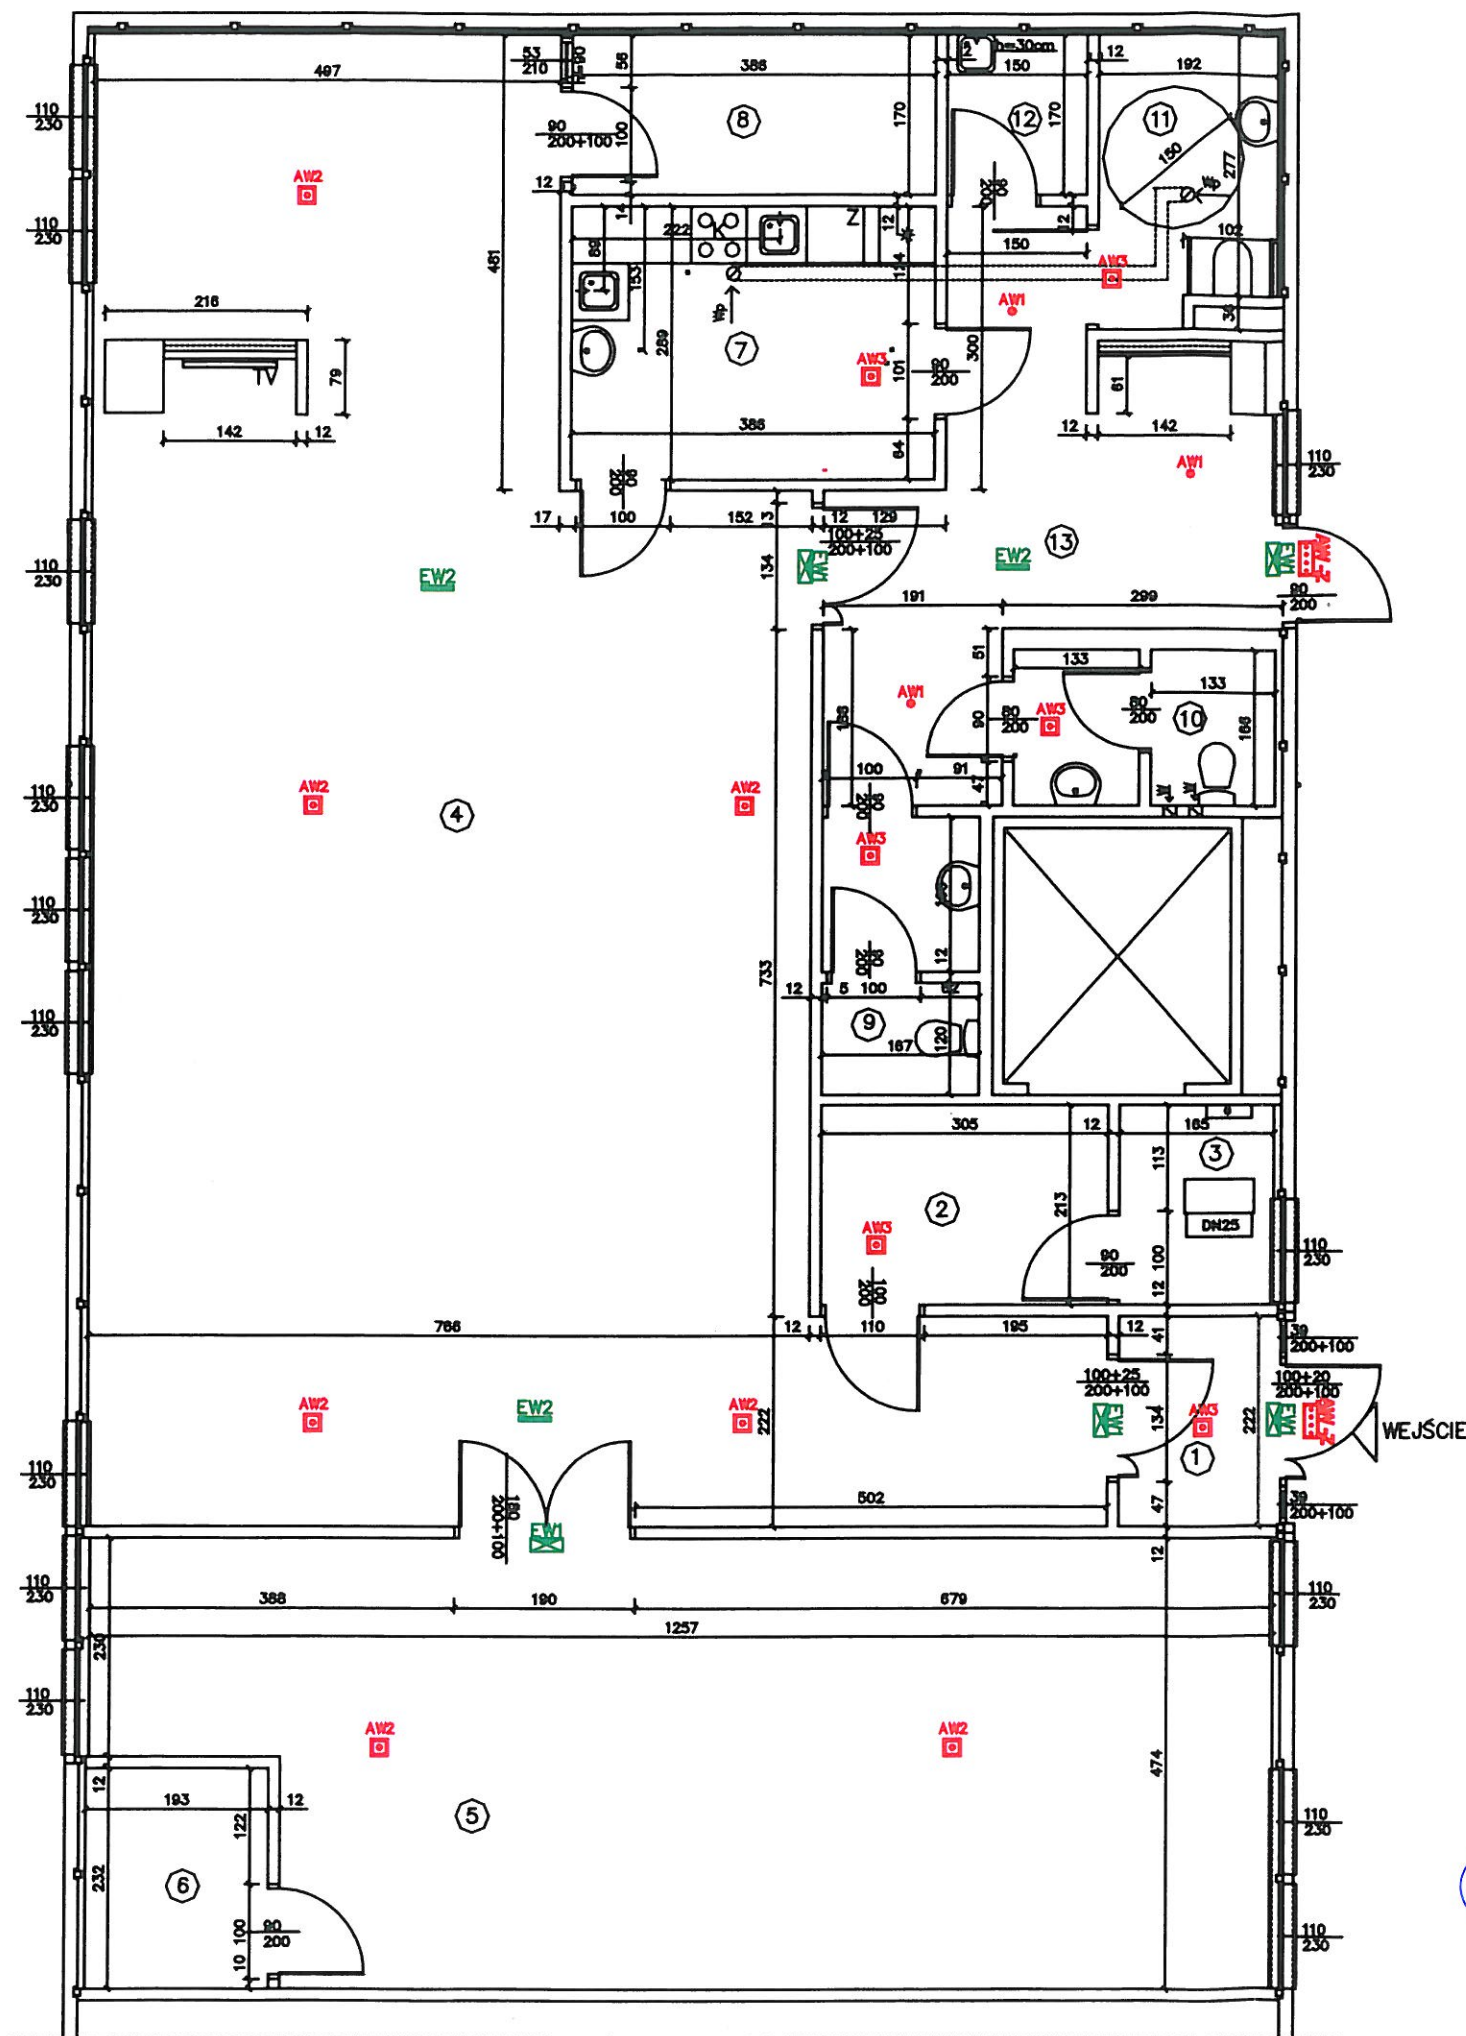

LEGENDA:

- W – Wentylacja grawitacyjna istniejąca
Wp – Wentylacja grawitacyjna projektowana
e – Tablica rozdzielcza
DN25 – Hydrant DN25
* – Chłodziarka
Z – Zmywarka
K – Kuchenka elektryczna z piekarnikiem

Nr pom.	Nazwa	Pow.(m2)
1	Wiatrołap	3,84
2	Szatnia	6,50
3	Pomieszczenie techniczne	3,51
4	Sala ogólna	84,41
5	Sala zajęć ruchowych	54,58
6	Magazyn sprzętu	4,48
7	Kuchnia	11,16
8	Pomieszczenie personelu	6,56
9	Toaleta	4,76
10	Toaleta personelu	4,41
11	Toaleta dla niepełnosprawnych	5,64
12	Pomieszczenie gospodarcze	2,55
13	Komunikacja	18,08
RAZEM		210,48

LEGENDA OPRAW ES-SYSTEM:

EW1	opr. ewakuacyjna jednostronna 1,2W z piktogram. MONITOR1 IP40
EW2	opr. ewakuacyjna dwustronna 1,2W z piktogram. VERSO/N IP40
AW1	oprawa awaryjna POINT LED WD 1x1W 150lm 1h, ATI, IP40
AW2	oprawa awaryjna LUMI/D LED WD 1x3W 440lm 1h, ATI, IP65
AW3	oprawa awaryjna LUMI/D LED WD 1x1W 170lm 1h, ATI, IP65
AW-7	oprawa awaryjna MONITOR LED 4W bs, 1h, ATI, TC IP65 na zewnątrz

RZECZOZNAWCA d/s ZABEZPIECZEN PRZECIWPOŻAROWYCH
inż. Krzysztof Pocięgiel Nr. upr. 343/97
Białsko-Biała dnia 11.09.2019
Zgodność projektu z wymaganiami ochrony przeciwpożarowej stwierdzam bez uwag z uwagami

PRO-INVEST Anna Chaberko – Łuczak, 44-105 Gliwice, ul. Ogrodowa 1			
INWESTOR	Miasto Bielsko – Biała – Miejski Ośrodek Pomocy Społecznej 43-300 Bielsko- Biała, ul. Karola Miarki 11		
TEMAT	Projekt remontu pomieszczeń na potrzeby Klubu Senior + w budynku przy ul. Jutrzenki 20 w Bielsku – Białej		
ADRES	43-300 Bielsko – Biała, ul. Jutrzenki 20	DATA	04.2019 r.
TREŚĆ RYS.	Rzut lokalu – oświetlenie awaryjne	BRANŻA Arch.	SKALA 1: 80
PROJEKTANT mgr inż. Jacek Mańka	UPR. BUD. NR SLK/5669/PWOE/14	NR RYS.	06